

Pianta a Quota 0.00

Scala 1:100




ELENCO ELABORATI ITR DI RIFERIMENTO	
Codici	Titoli elaborati
DN DN 00240	ITR - Relazione descrittiva generale
DN DN 00247	ITR - Layout pianta a quota 0.00
DN DN 00280	ITR - Layout pianta a quota 3.38/3.60
DN DN 00269	ITR - Planimetria sistema di rilevazione incendio piano terra
DN DN 00270	ITR - Planimetria sistema di rilevazione incendio primo piano

LEGENDA LOCALI E AREE FUNZIONALI				
Quota	N°	Descrizione	Class.	
0.00	A01	LOCALE QUADRI ELETTRICI	NC	
0.00	A02	LOCALE QUADRI ELETTRICI	NC	
0.00	A03	LOCALE UPS	NC	
0.00	A04	LOCALE UPS	NC	
0.00	A05	CORRIDOIO ZONA FREDDA	NC	
0.00	A06	UFFICIO	NC	
0.00	A07	SCALA ZONA FREDDA	NC	
0.00	A08	ARCHIVIO	NC	
0.00	A09	SERVIZI IGIENICI DONNE	NC	
0.00	A10	SERVIZI IGIENICI UOMINI	NC	
0.00	A11	SALA RIUNIONI	NC	
0.00	A12	UFFICIO	NC	
0.00	A13	CORRIDOIO ZONA FREDDA	NC	
0.00	A14	SALA CONTROLLO	NC	
0.00	A15	LOCALE RETROQUADRO	NC	
0.00	A16	SPOGLIATOI FREDDI UOMINI	NC	
0.00	A17	SPOGLIATOI FREDDI DONNE	NC	
0.00	A18	SPOGLIATOI CALDI UOMINI	C1	
0.00	A19	SPOGLIATOI CALDI DONNE	C1	
0.00	A20	CORRIDOIO A20	C1	
0.00	A21	LOCALE DSDOMETRIA	C1	
0.00	A22	INGRESSO AREA CONTROLLO	C1	
0.00	A23	SCALA CALDA	C1	
0.00	A24	INGRESSO/USCITA MANUFATTI	C2	
0.00	A25	UFFICINA CALDA	C3	
0.00	A26	CORRIDOIO SCALA ZONA CALDA	C1	
0.00	A27	LOCALE A DISPOSIZIONE	C1	
0.00	A28	CORRIDOIO CALDO	C1	
0.00	A29	SCALA CONTROLLO COMPATTAZIONE	C1	
0.00	A30	AREA COMPATTAZIONE	C3	
0.00	A31	BOX COMPATTAZIONE	C4	
0.00	A32	CELLA CEMENTAZIONE/MATURAZIONE	C4	
0.00	A33	LOCALE PREPARAZIONE CEMENTO	NC	
0.00	A34	TRANSITO CONTENITORI VUOTI	NC	
0.00	A35	LOCALE Q.E. PRESSA	NC	
0.00	A36	ZONA STOCCAGGIO	C1	
0.00	A37	MAGAZZINO STOCCAGGIO RIFIUTI COMPATTABILI	C1	
0.00	A38	LOCALE CONTROLLO/ACCETTAZIONE	NC	
0.00	A39	AREA DI SCARICO RIFIUTI COMPATTABILI	NC	
0.00	A40	MONTACARICHI	--	
+6.50	A41	LOCALE MANUTENZIONE PRESSA/CARROPONTE	C2	
+6.50	A42	CORRIDOIO CALDO	C1	
+6.50	A43	MAGAZZINO CALDO	C2	
+6.50	A44	LOCALE FILTRI	C2	
+6.50	A45	LOCALE VENTILATORI DI ESTRAZIONE	NC	
+6.50	A46	LOCALE VENTILAZIONE DI MANDATA	NC	
+6.50	A47	LOCALE SISTEMI AUSILIARI	NC	
	A48	TERRAZZO	NC	
+6.50	A49	DISIMPEGNO ARIA FREDDA	NC	
+3.38	A50	LOCALE A DISPOSIZIONE	NC	
+3.38	A51	LOCALE A DISPOSIZIONE	NC	
+3.38	A52	LOCALE A DISPOSIZIONE	NC	
0.00	A53	LOCALE BOMBOLE	NC	

NOTE GENERALI

- TUTTE LE DIMENSIONI SUI DISegni, SE NON ALTIRMENTI SPECIFICATO SONO IN METRI.
- LA QUOTA DI RIFERIMENTO 0,00 CORRISPONDE ALLA QUOTA DI APPOGGIO DEI MODULI.
- LE QUOTE ALTIMETRICHE SONO ESPRESSE IN METRI.

QUOTE AL RUSTICO: $\pm 0,00$ QUOTE AL FINITO: $\pm 0,00$

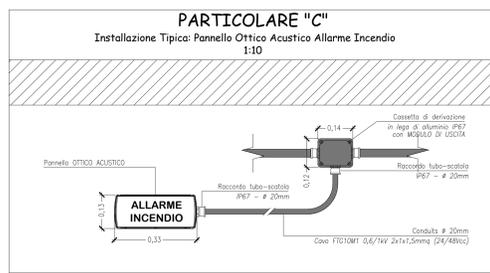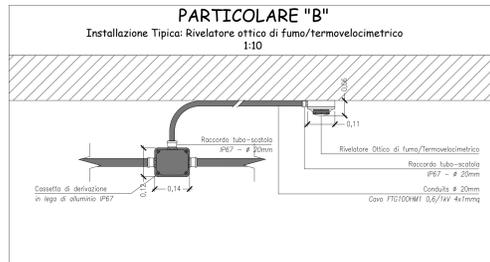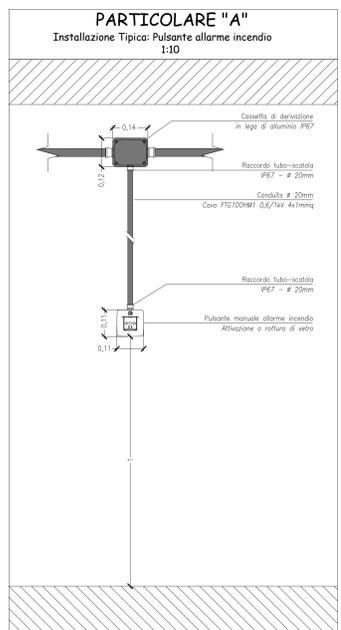


LEGENDA SIMBOLI GRAFICI			
Simbolo	Descrizione	Simbolo	Descrizione
	Centralina impianto di rivelazione incendio		Pannello ottico/acustico rivelatore allarme incendio
	Pulsante manuale di allarme incendio e rottura di vetro		Rivelatore ottico di fumo
	Rivelatore a doppio tecnologia ottico di fumo e termovelocimetrico		Sirena ottico/acustica allarme incendio
	Rivelatore ottico di fumo installazione in spazi ristretti		Rivelatori Lineari Trasmittente/Ricevitore

LEGENDA APPARECCHIATURE:
A: Quantità
B: Quota di installazione (sta di riferimento 0,0m pari alla quota del pavimento)



NOTE:
1) V.E. CAVO: la distribuzione degli impianti sarà realizzata con: tubazione in acciaio zincato, conformi alle Norme UNI EN 10255, di dimensioni adatte a contenere il cavi in essa previsti senza mai superare il 70% di riempimento della sua sezione utile, completa delle relative raccorderie, con grado di protezione minimo IP20. sui cavi derivazione, secondo della linea principale e dove la struttura sostanzialmente la rende necessario, la tubazione sarà interrotta con cassette di derivazione in lega di alluminio conformi alle Norme CEI EN 60670.

2) CAVI: i cavi avranno le seguenti caratteristiche:
- PDSA IN TUBAZIONE: Cavo tipo FTG100NM 0,6/1kV (UNI 9795) (loop antincendio)
- Cavo tipo FTG10M 0,6/1kV (dimensioni 24/48Rc)

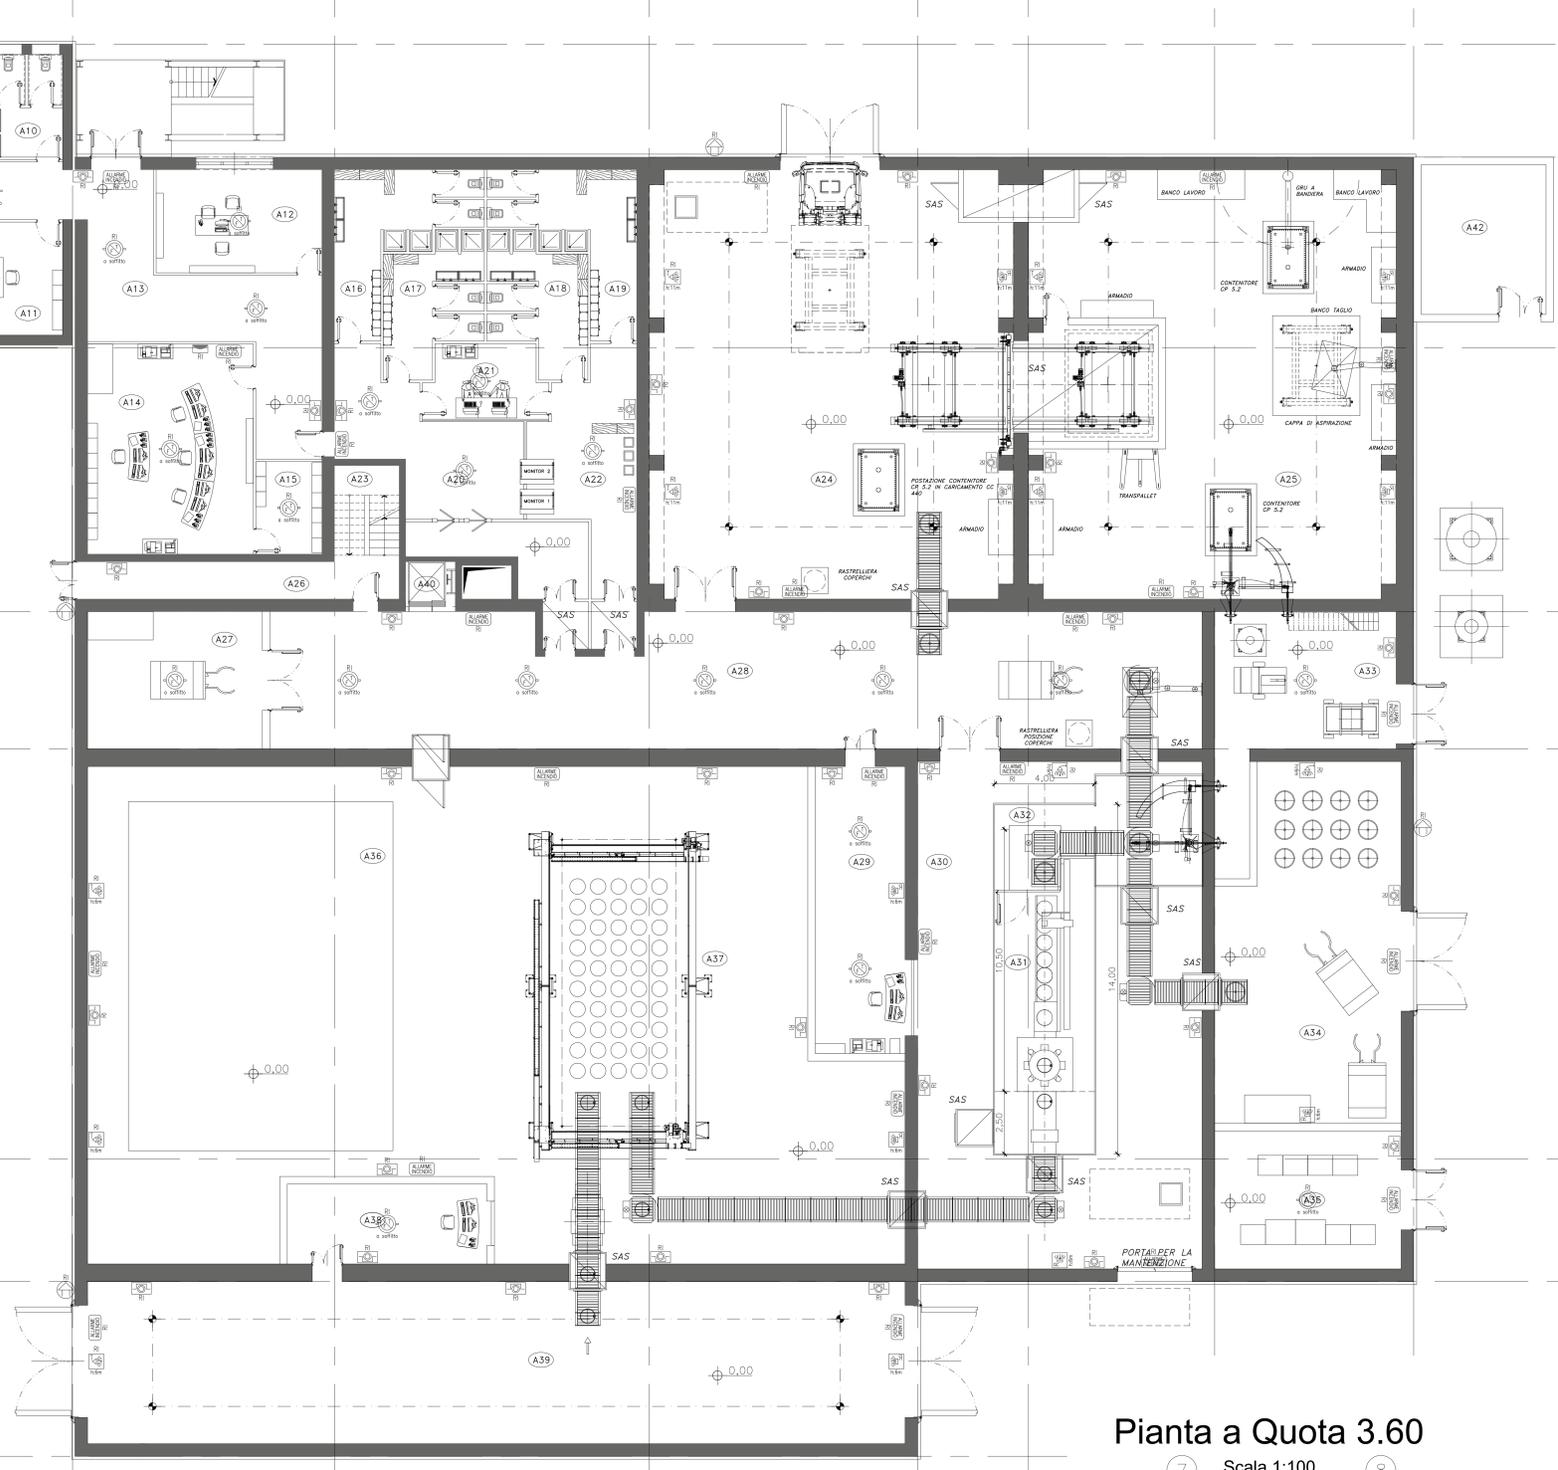

Pianta a Quota 3.60

Scala 1:100

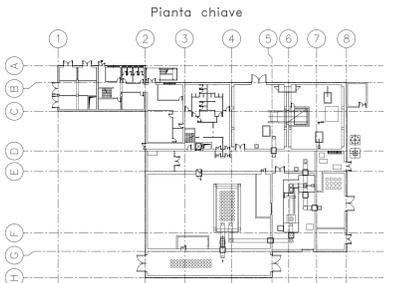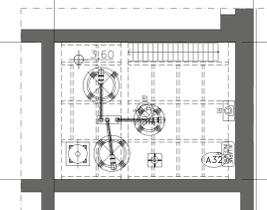

deposito nazionale
Scriviamo insieme un futuro più sicuro

01	30/06/2015								
REV.	DATA	DESCRIZIONE DELLA REV.	INDICATO	COLLABORAZIONI	VERIFICA	APPROVATO	AUTORIZZATO	REVISIONI	INVIATO

PROGETTO Deposito Nazionale DN - Deposito

TITOLO Impianto Trattamento Rifiuti - Planimetria sistema di rivelazione incendio piano terra

STRUTTURA INCHIEDEnte SOGIN

DATA varie

FORMATO A0

DIS. N. Pagine DN DN 00269

REVISIONI

ESTO SORVEGLIANZA

POSITIVO

NEGATIVO

COME CORRETTO

PER INFORMAZIONI

SÌ

NO